


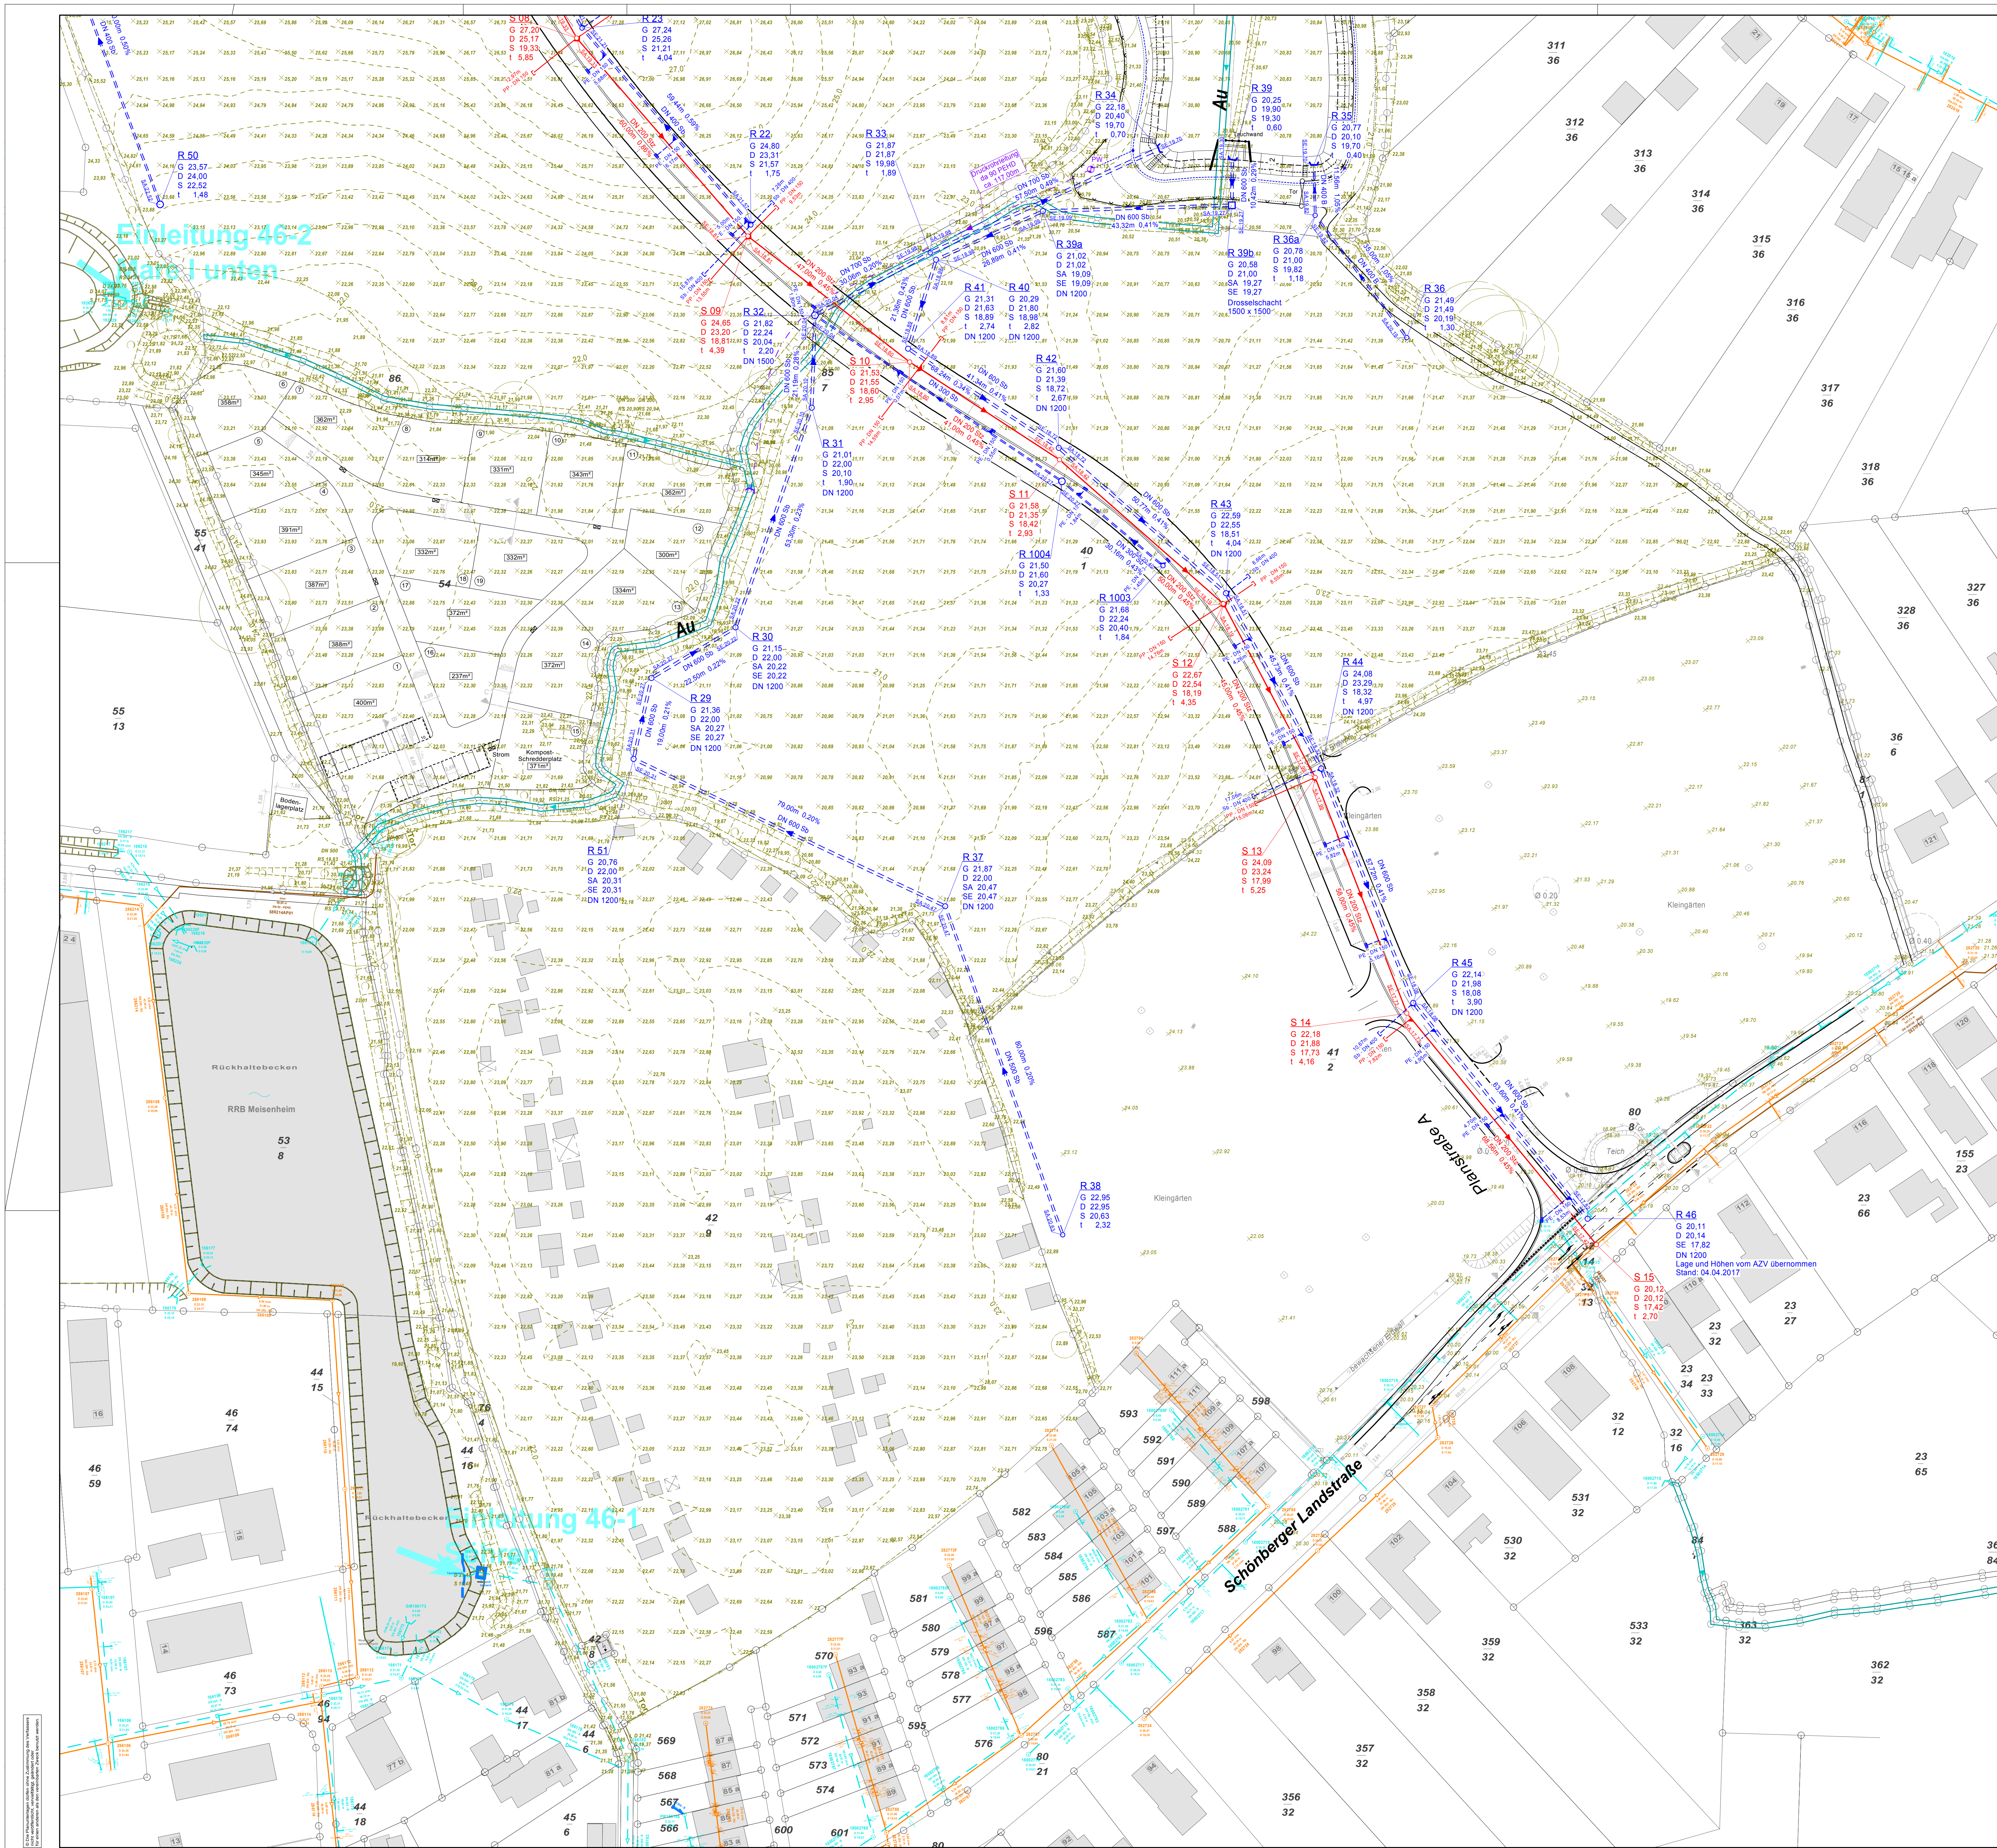

#### ZEICHNERKLÄRUNG

- gepl. RW-Kanal  
Material, Länge, Gefälle, Fließrichtung
- gepl. SW-Kanal  
Material, Länge, Gefälle, Fließrichtung
- gepl. Drainage mit Spülschacht
- gepl. RW-Druckrohrleitung  
Material, Länge
- gepl. SW-Hausanschluss
- gepl. SW-Hausanschluss
- gepl. RW-Schacht  
Urgelände, Deckenkonstr., Sohlhöhe, Schachttiefe
- gepl. SW-Schacht  
Urgelände, Deckenkonstr., Sohlhöhe, Schachttiefe
- gepl. Pumpwerk  
Urgelände, Deckenkonstr., Sohlhöhe, Tiefe
- gepl. Straßenablauf
- vorrh. RW-Kanal  
Material, Länge, Gefälle, Fließrichtung
- vorrh. SW-Kanal  
Material, Länge, Gefälle, Fließrichtung

**B-Plan Grundlage:** Kreis Plön  
Gemeinde Schönkirchen  
Gemarkung Schönkirchen  
Flur 1

**Kanalbestand:** AZV Osterfu Kieler Förde  
Mühlenstr. 48, 24232 Schönkirchen  
Fon: 04348-709 709  
Fax: 04348-709 750  
Stand vom 05.07.2016

**Kampfmittel-räumdienst:** SH Schleswig-Holstein  
Ministerium für Inneres und Bundesangelegenheiten  
Landeskriminalamt Schleswig-Holstein  
Mühlenweg 166, 24116 Kiel  
Telefon 04340 / 40 49-45  
Fax 04340 / 4049-58  
Stand vom 27.04.2016

**Vermesser:** Vermessungsbüro Dipl. Ing. Hinrich Möller  
Öffentl. best. Verm. Ing.  
Schwedendamm 16, 24143 Kiel  
Telefon 0431/81021-22 Fax 91023  
Stand vom 19.08.2016  
Nachmessung vom 25.08.2016

**Koordinatensystem:** UTM

| INDEX | DATUM | ART DER ÄNDERUNG | BEARBEITET | GEPRÜFT |
|-------|-------|------------------|------------|---------|
|       |       |                  |            |         |
|       |       |                  |            |         |
**AUFTRAGGEBER**  
**Gemeinde Schönkirchen**  
über das Amt Schrevenborn  
Dorfplatz 2  
24226 Heikendorf

**DATUM**  
29.06.2017

**GEZEICHNET**  
Hoppner

**BEARBEITET**  
Hannich

**GEPRÜFT**  
Noack

**BAUVRAGEN**  
**Erschließung des B-Planes 44**  
**in der Gemeinde Schönkirchen**

**PLANBEZEICHNUNG**  
**Entwurfsplanung**  
**Lageplan Kanalbau - Blatt 2**

**MASSSTAB**  
**1 : 500**

**PROJEKT-NR.**  
**2015-212**

**PLAN-NR.**  
**E 15.212**  
**8.2**

**AUFTRAGNEHMER**  
**IBL**  
Ingenieurbüro IBL  
Ingenieurgesellschaft  
D 24226 Heikendorf  
Tel. +49(0)171 945-0  
Fax. 070 946-20  
www.ibl-leven.de

**PLANVERFASSER**  
**IPP**  
Ingenieure für Bau, Umwelt  
und Stadtentwicklung  
TNP Ingenieurgesellschaft  
Postfach Partner GmbH & Co. KG  
Postfach 156-156  
Tel. +49(0)171 945-0  
Fax. 070 946-20  
www.ipp-leven.de